

특기사항  
NOTE

승인  
APPROVED BY

제도  
DRAWN BY

작성일자  
DATE


일련번호  
SHEET NO.

도면번호  
DWG.NO.

축척  
SCALE

도면명  
DWG.TITLE

지상1층 평면도

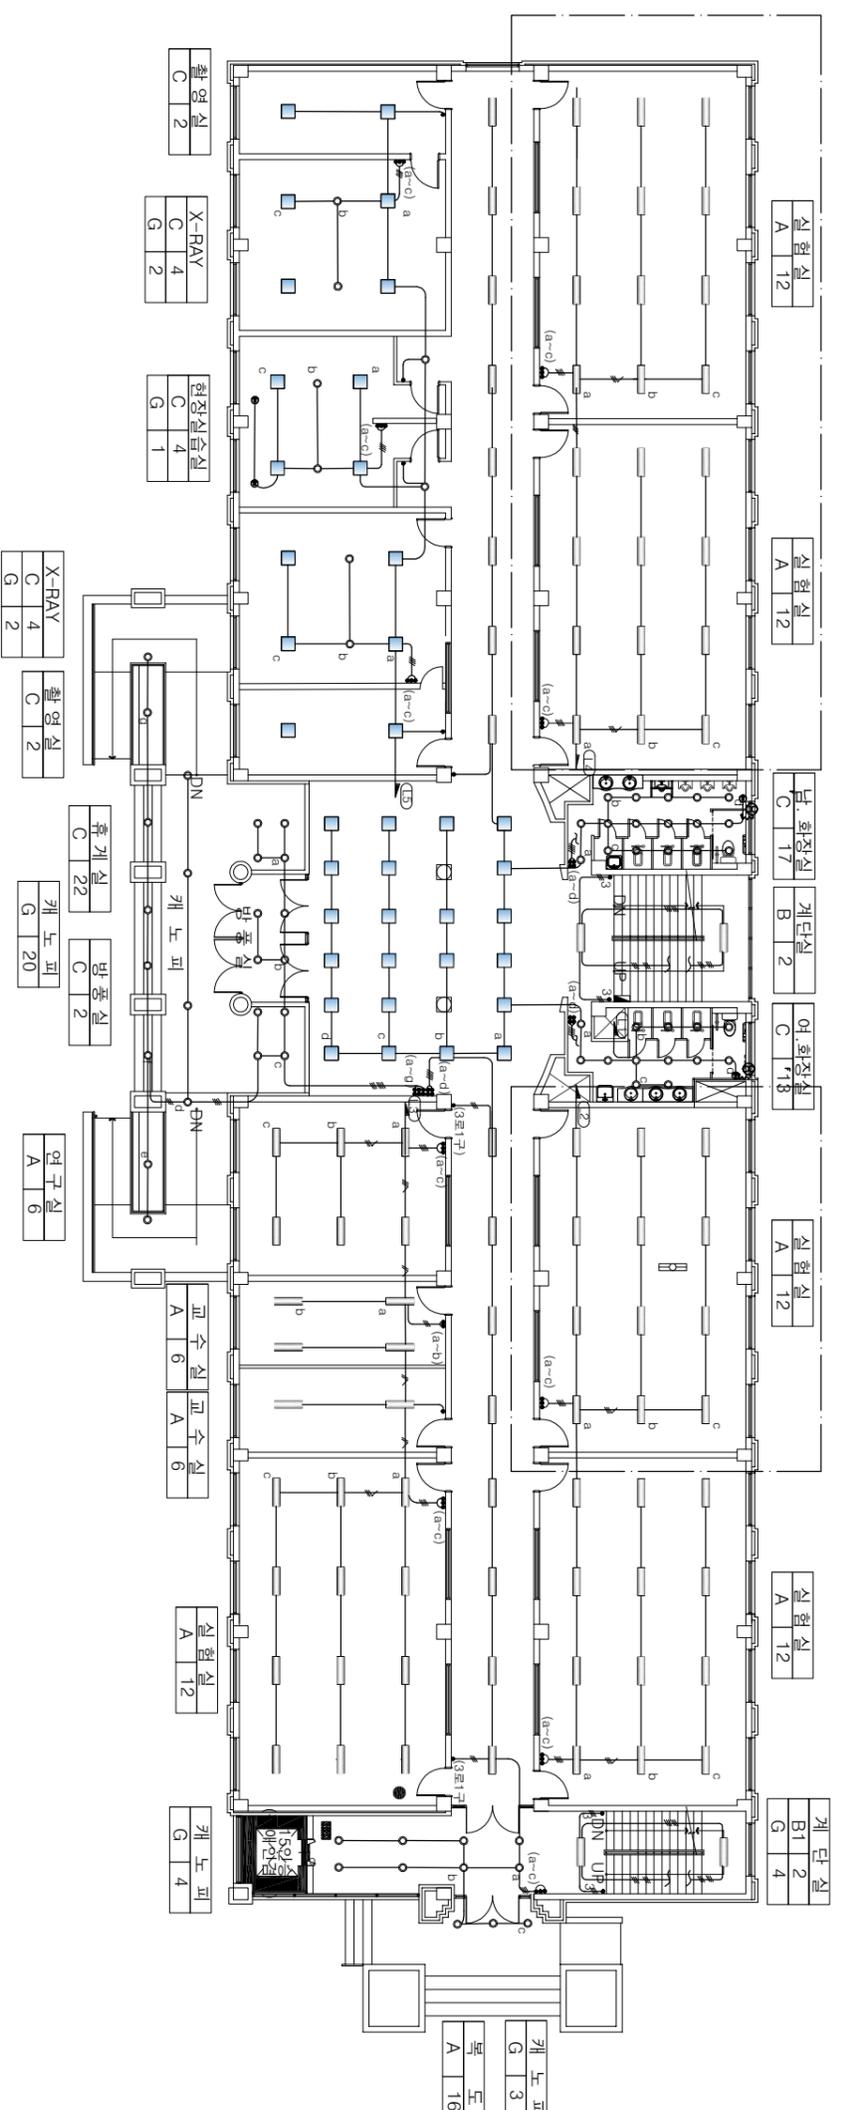

# 지상1층전등설비 평면도

SCALE:1/150

특기사항  
 NOTE

승인  
 APPROVED BY

제도  
 DRAWN BY

작성일자  
 DATE


일련번호  
 SHEET NO.

도면번호  
 DWG.NO.

축적  
 SCALE


도면명  
 DWG.TITLE

지상2층 평면도

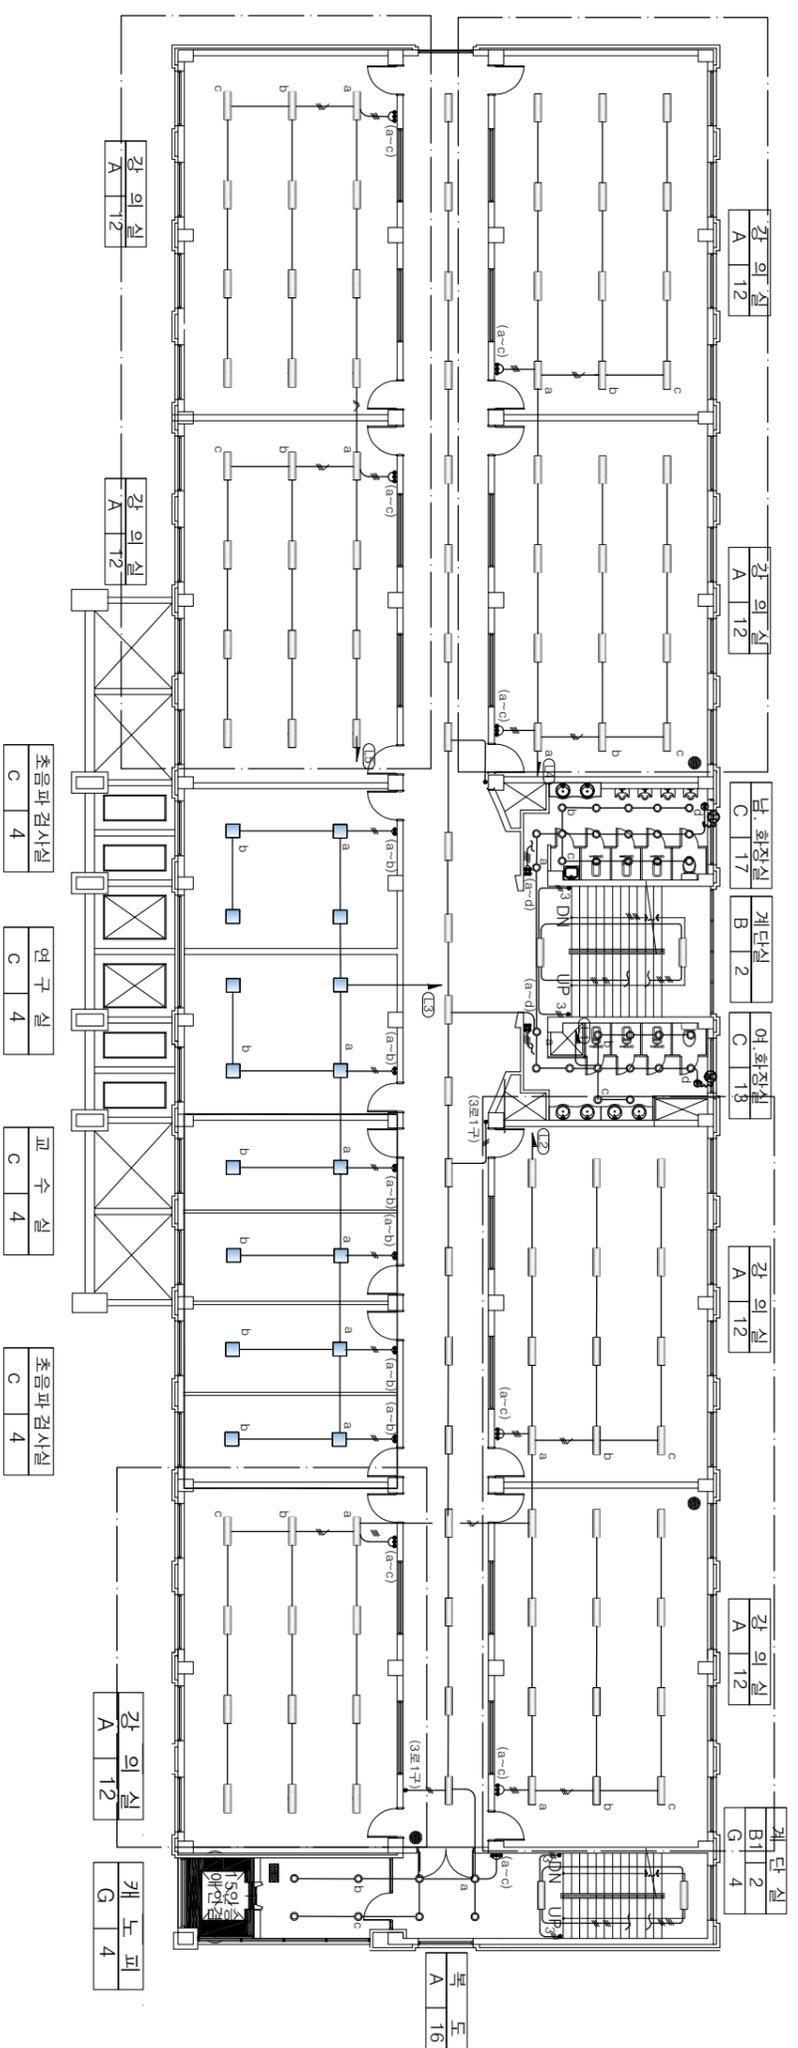

# 지상2층전등설비 평면도

SCALE:1/150

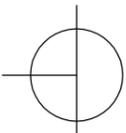

사업명  
PROJECT TITLE  
동남보건대학교  
동남관

특기사항  
NOTE

승인  
APPROVED BY

제도  
DRAWN BY

작성일자  
DATE


일련번호  
SHEET NO.

도면번호  
DWG. NO.

축척  
SCALE


도면명  
DWG. TITLE

지상4층 평면도

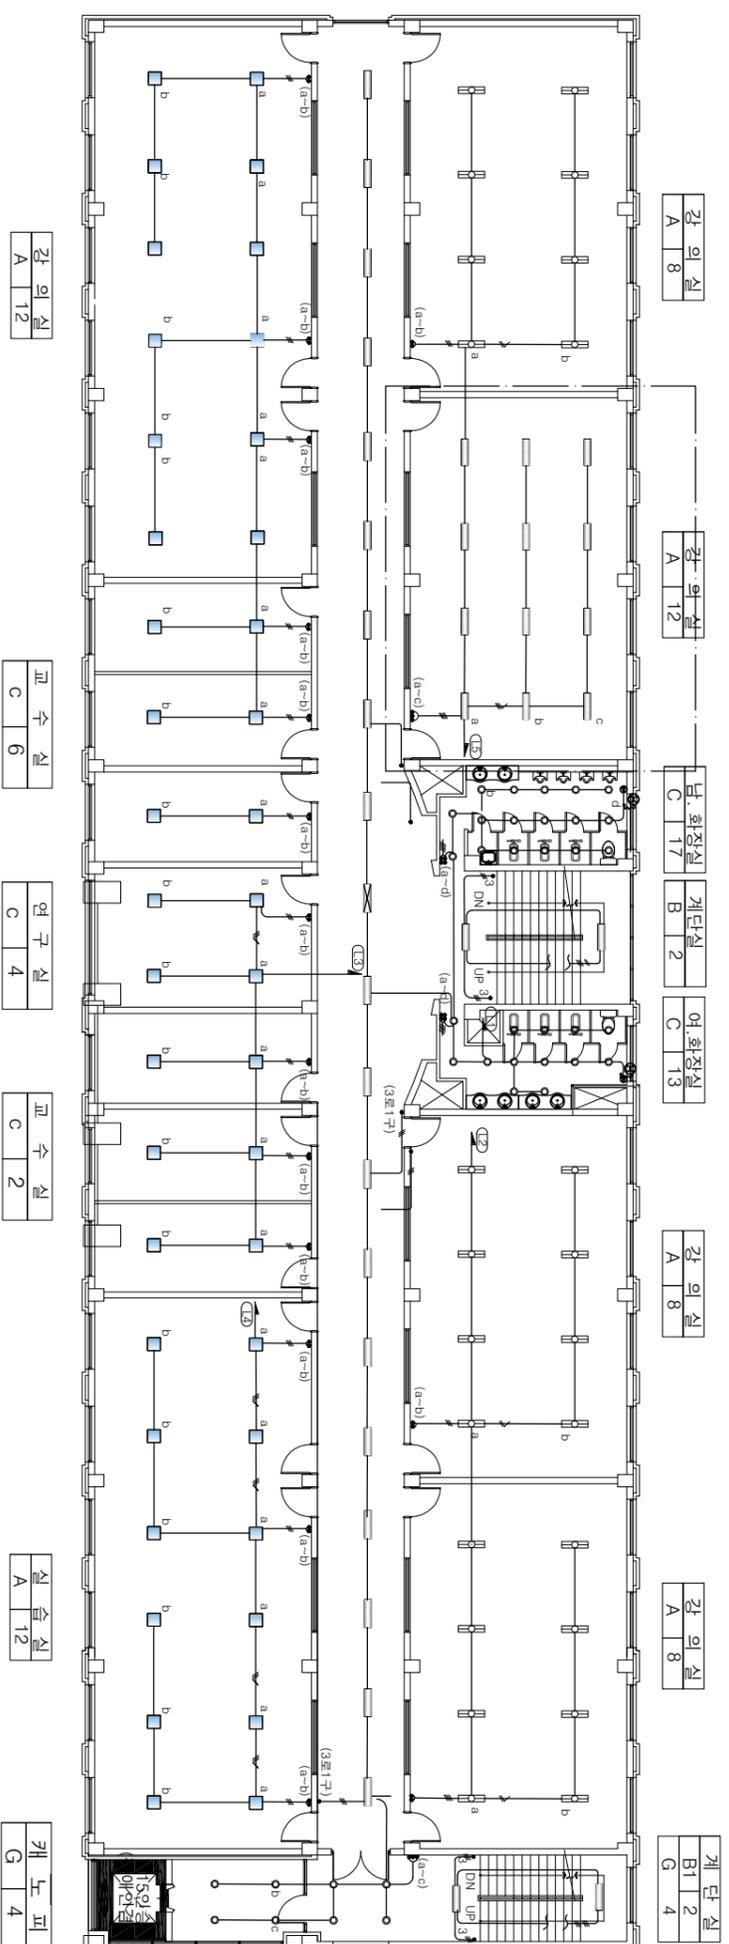

# 지상4층전등설비 평면도

SCALE:1/150

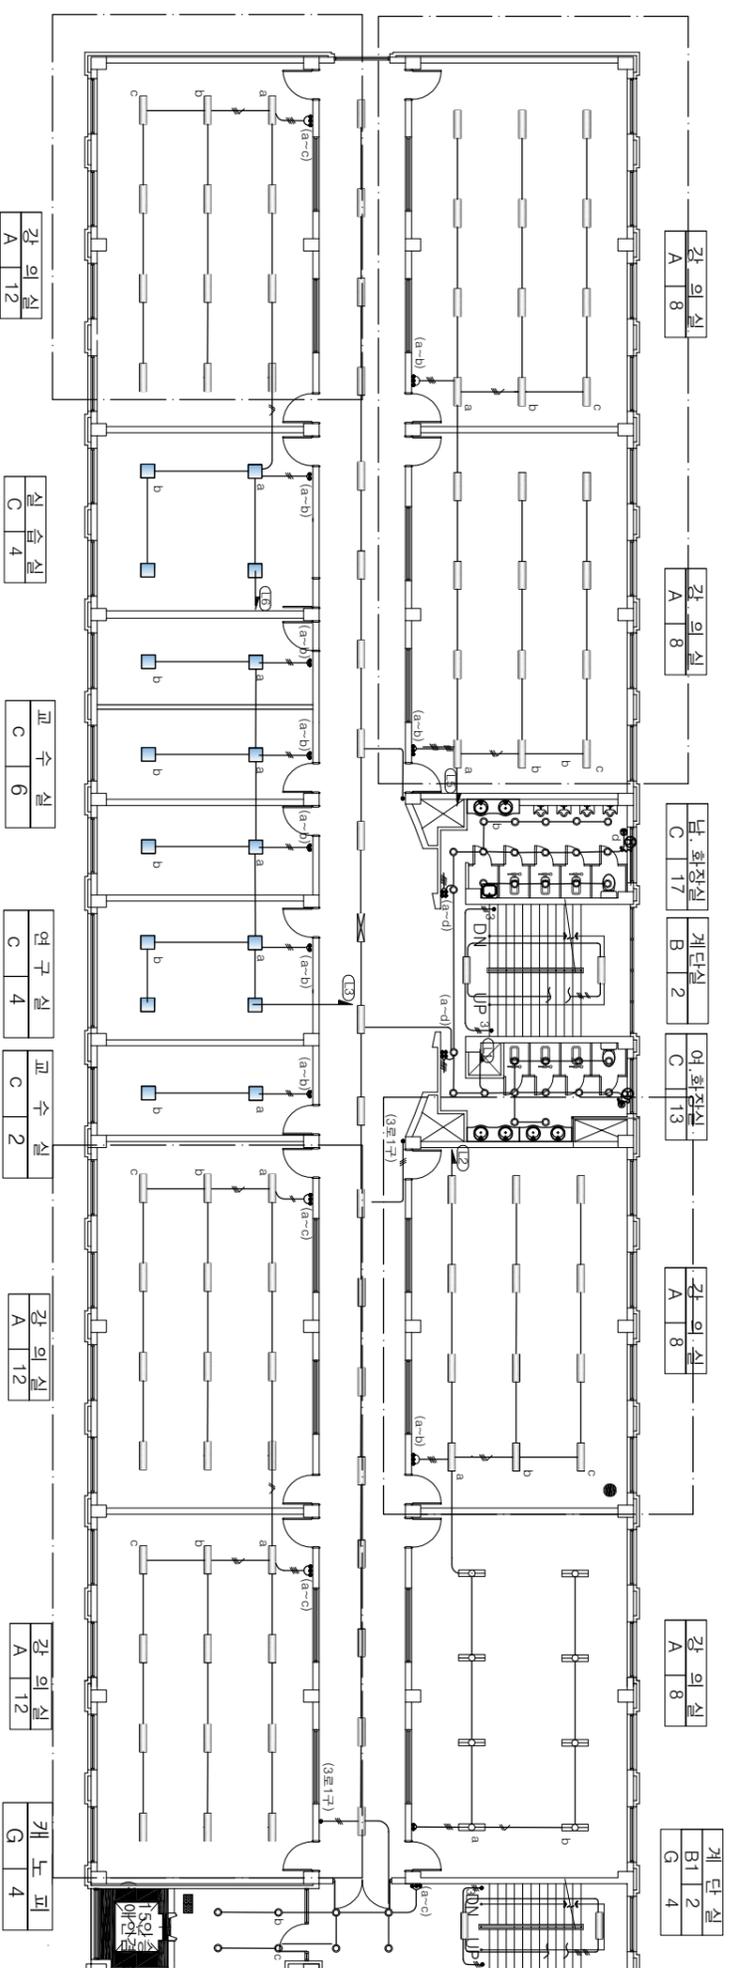

# 지상5층전등설비 평면도

SCALE: 1/150

